



Skoczowskie Przedsiębiorstwo Komunalne sp. z o.o.

**SKOCZOWSKIE
PRZEDSIĘBIORSTWO
KOMUNALNE SP. Z O.O.**
ul. Krzywa 4, 43-430 Skoczów
tel. (33) 479 9200, fax (33) 486-55-16
www.spk.net.pl
e-mail: sekretariat@spk.net.pl

Nasz znak: SPK/ZN/NT/212 /2018

Skoczów, dnia 24.05.2018 r.

**KS Projekt Katarzyna Świder
Ul. Partyzantów 44/5c
43-300 Bielsko-Biała**

W odpowiedzi na pismo z dnia 28.04.2018r. (data wpływu do naszej spółki 15.05.2018r.) wydajemy zgodę na wejście w teren działki 1057 obręb 2 w Skoczowie przy ul. Zawisłe , zabudowanej budynkami będącymi własnością Gminy Skoczów, które znajdują się w naszym użytkowaniu, w celu wykonania przebudowy (wymiany) przyłącza wodociągowego do budynków mieszkalnych Zawisłe 23, Zawisłe 25.

Warunki wykonania robót :

- poinformować z wyprzedzeniem 7 dniowym o terminie rozpoczęcia robót
- teren robót należy oznakować i zabezpieczyć z zachowaniem podstawowych zasad bezpieczeństwa uwagi na miejsca ogólnodostępne
- roboty należy prowadzić pod nadzorem osoby posiadającej odpowiednie uprawnienia
- zgłosić do odbioru przed zasypką, rurociągi oraz miejsca przejść rurociągów przez ściany budynku
- po zakończeniu robót teren działki uporządkować, doprowadzić do stanu poprzedniego
- w przypadku wykonywania robót wewnątrz budynków, pomieszczenia doprowadzić do stanu poprzedniego
- po wykonaniu wszystkich robót sporządzić protokół odbioru z udziałem przedstawiciela spółki

Informujemy, że na działce zabudowane są studnie chłonne odwodnienia terenu do których podłączone są kratki ściekowe (jedna z kraterk znajduje się w pobliżu projektowanej trasy przyłącza wodociągowego do budynku Zawisłe 25, zwracamy uwagę na konieczność uwzględnienia tego w projekcie)

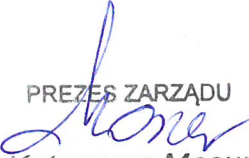
W załączeniu: Mapka sytuacyjna Projekt zagospodarowania terenu z naniesioną trasą przyłącza wodociągowego

Otrzymują :

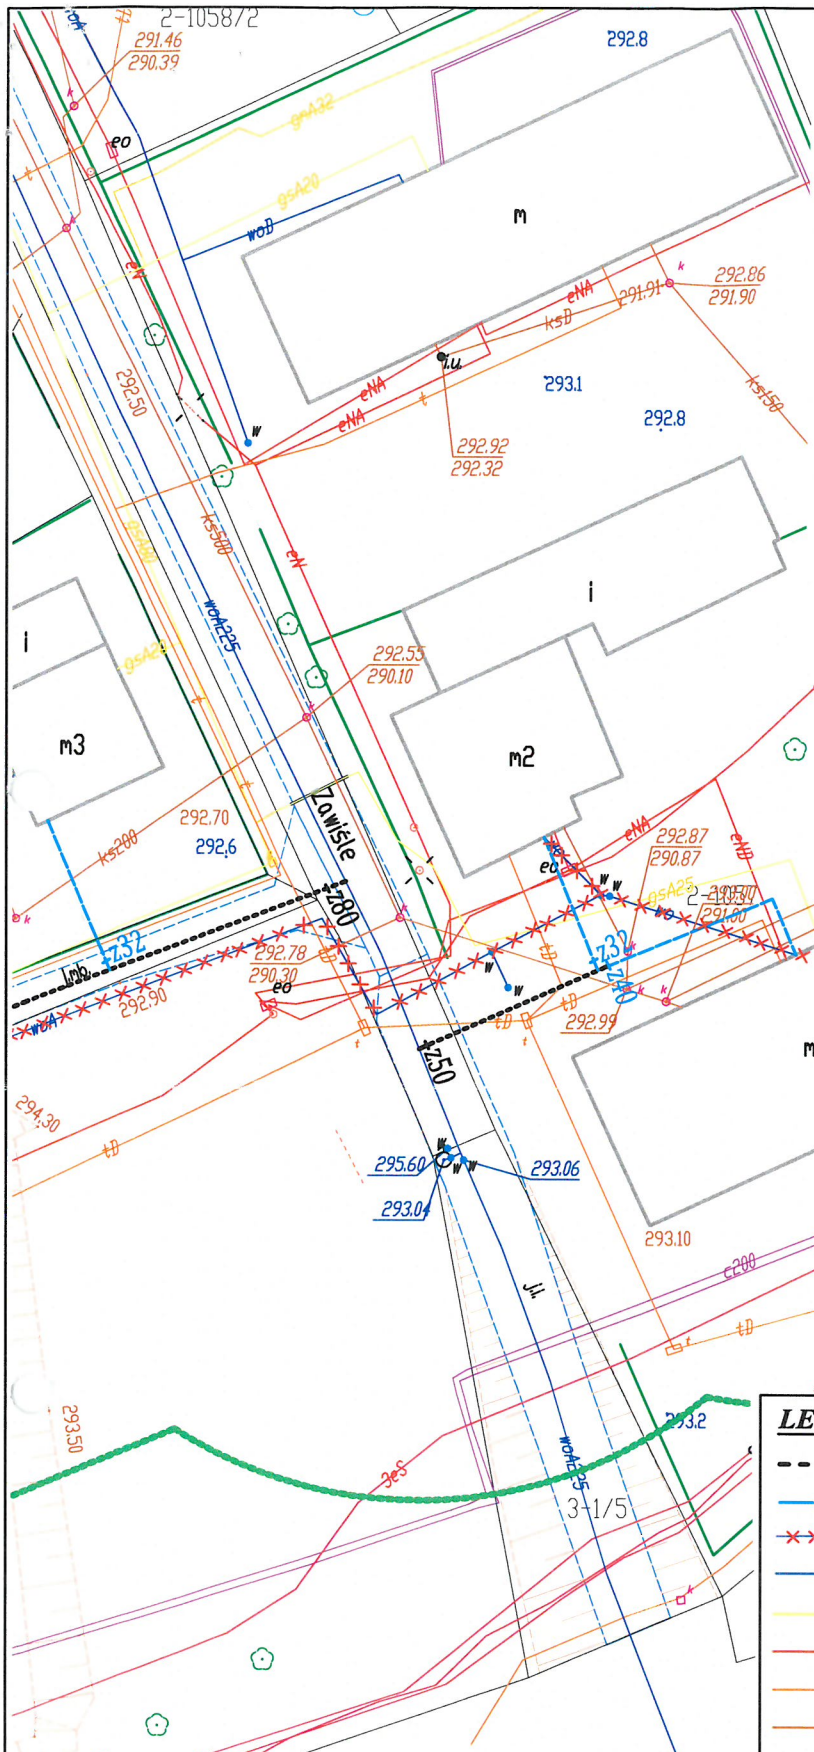
- adresat
- a/a

Do wiadomości:

- Urząd Miejski Wydział Nieruchomości
(WN.6853.13.2018)

PREZES ZARZĄDU

Katarzyna Mosur

ORIENTACJA 1:10 000



Skoczowskie Przedsiębiorstwo Komunalne sp. z o.o.
ul. Krzywa 4, 43-430 Skoczów
tel. (33) 479-12-00, (33) 853-39-94
NIP: 648-007-69-50, REGON: 070036532

Kierownik Działu Technicznego
Inspektor Nadzoru

Jerzy Staniek

Zgodnie z warunkami
Określonymi w piśmie
SPK/SW/NT/212/2018
z dnia 26.05.2018r.

LEGENDA:

- projektowana przebudowa sieci wodociągowej
- projektowana przebudowa przyłączy wodociągowych
- ***** wodociąg przeznaczony do likwidacji
- istniejący wodociąg
- istniejący gazociąg średniego ciśnienia
- istniejący kabel energetyczny Nn
- istniejący kabel telekomunikacyjny
- istniejąca kanalizacja

 KS PROJEKT ul. Partyzantów 44/5c 43-300 Bielsko-Biała tel. 664-744-927, 507-211-527	Obiekt: PRZEBUDOWA WODOCIĄGU Ø100mm STAL WRAZ Z PODŁĄCZENIAMI W SKOCZOWIE PRZY UL. ZAWISŁE, KRĘTA, SPORTOWA I GÓRCKA		data: kwiecień 2018r.	
	Inwestor: Wodociągi Ziemi Cieszyńskiej Sp. z o. o. ul. Myśliwska 10, 43-450 Ustroń	Lokalizacja: m. Skoczów, gm. Skoczów ul. Zawisze, Kręta, Sportowa, Górecka	skala: 1:500	
	Nazwa rysunku: PROJEKT ZAGOSPODAROWANIA TERENU	Etap projektu: UZGODNIENIA BRANŻOWE	nr rysunku: 1	
	SPECJALNOŚĆ INSTALACYJNA W ZAKRESIE SIECI, INSTALACJI, URZĄDZEŃ WENTYLACYJNYCH, GAZOWYCH, WOD. - KAN			
Funkcja	Tytuł, imię i nazwisko	Nr uprawnień, specjalność	Podpis	
Projektant:	mgr. inż. Katarzyna Świder	SLK/4131/PWOS/12		
Opracowujący:	mgr inż. Sebastian Czaundera			
Sprawdzający:	mgr inż. Marcin Łabaj	PDK/0025/POOS/09		