



Współrzędne: 49°46'N
Północ: 19°19'W
Kraj: PL
Miejscowość: Skoczów
Data pomiaru: 18.06.2018 r.

Orange Polska
Zarządzenie Zasobami Sieci i IT
Wydział Zarządzania Zasobami Infrastruktury i Obsługi Klienta
ul. Francuska 101, 40-506 Katowice

Mapa do celów projektowych pod projekt przebudowy sieci wodociągowej (BEZ UZGODNIEN BRANŻOWYCH)

SKALA 1:500
OBJĘTOŚĆ: 419, 2886, 2, 2, 4, 4, 1, 4, 2, 4, 3, 4, 4, 6, 119, 28, 07, 1, 3, 31, 32, 3
OBJĘTOŚĆ: Skoczów


Przebieg linii: 4.7.17/4.10.21/18, dnia 12.09.2018

- Zakres obowiązków:
- Narysowanie mapy w granicach opracowania
- uwzględnienie danych w zakresie:
- sytuacji terenowej
- robót ziemnych
- ukształtowania podłoża
- linii planu zagospodarowania

1. Przy skrzyżowaniach i zbliżeniach do 1m od osi istniejącej infrastruktury telekomunikacyjnej prace prowadzić ręcznie z zachowaniem szczególnej ostrożności zgodnie z obowiązującymi normami i przepisami techniczno-budowlanymi pod nadzorem właścicielskim przedstawiciela Orange Polska.
2. Przed planowanym rozpoczęciem robót należy wystąpić z wnioskiem o realizację nadzoru właścicielskiego wg zasad pracy na infrastrukturze Orange Polska podanych na stronie internetowej www.orange.pl/wniosekondzior
3. Każde wejście na infrastrukturę własności Orange Polska bez złożonego w/w wniosku, będzie traktowane jako nielegalne i zgłaszane do organów ścigania oraz Państwowego Inspektora Nadzoru Budowlanego z wszelkimi tego konsekwencjami.
4. W przypadku nie zastosowania się do w/w uwag całość kosztów związanych z usunięciem ewentualnych awarii oraz zabezpieczeniem istniejących urządzeń telekomunikacyjnych poniesie Inwestor (Wykonawca).

Uwagi: sieć telekomunikacyjna, skrajności, trasy, trasy

Witold Tomaszewski
Szef Wydziału
Wydział Ewidencji i Zarządzania
Dokumenty o Infrastrukturze Katowice

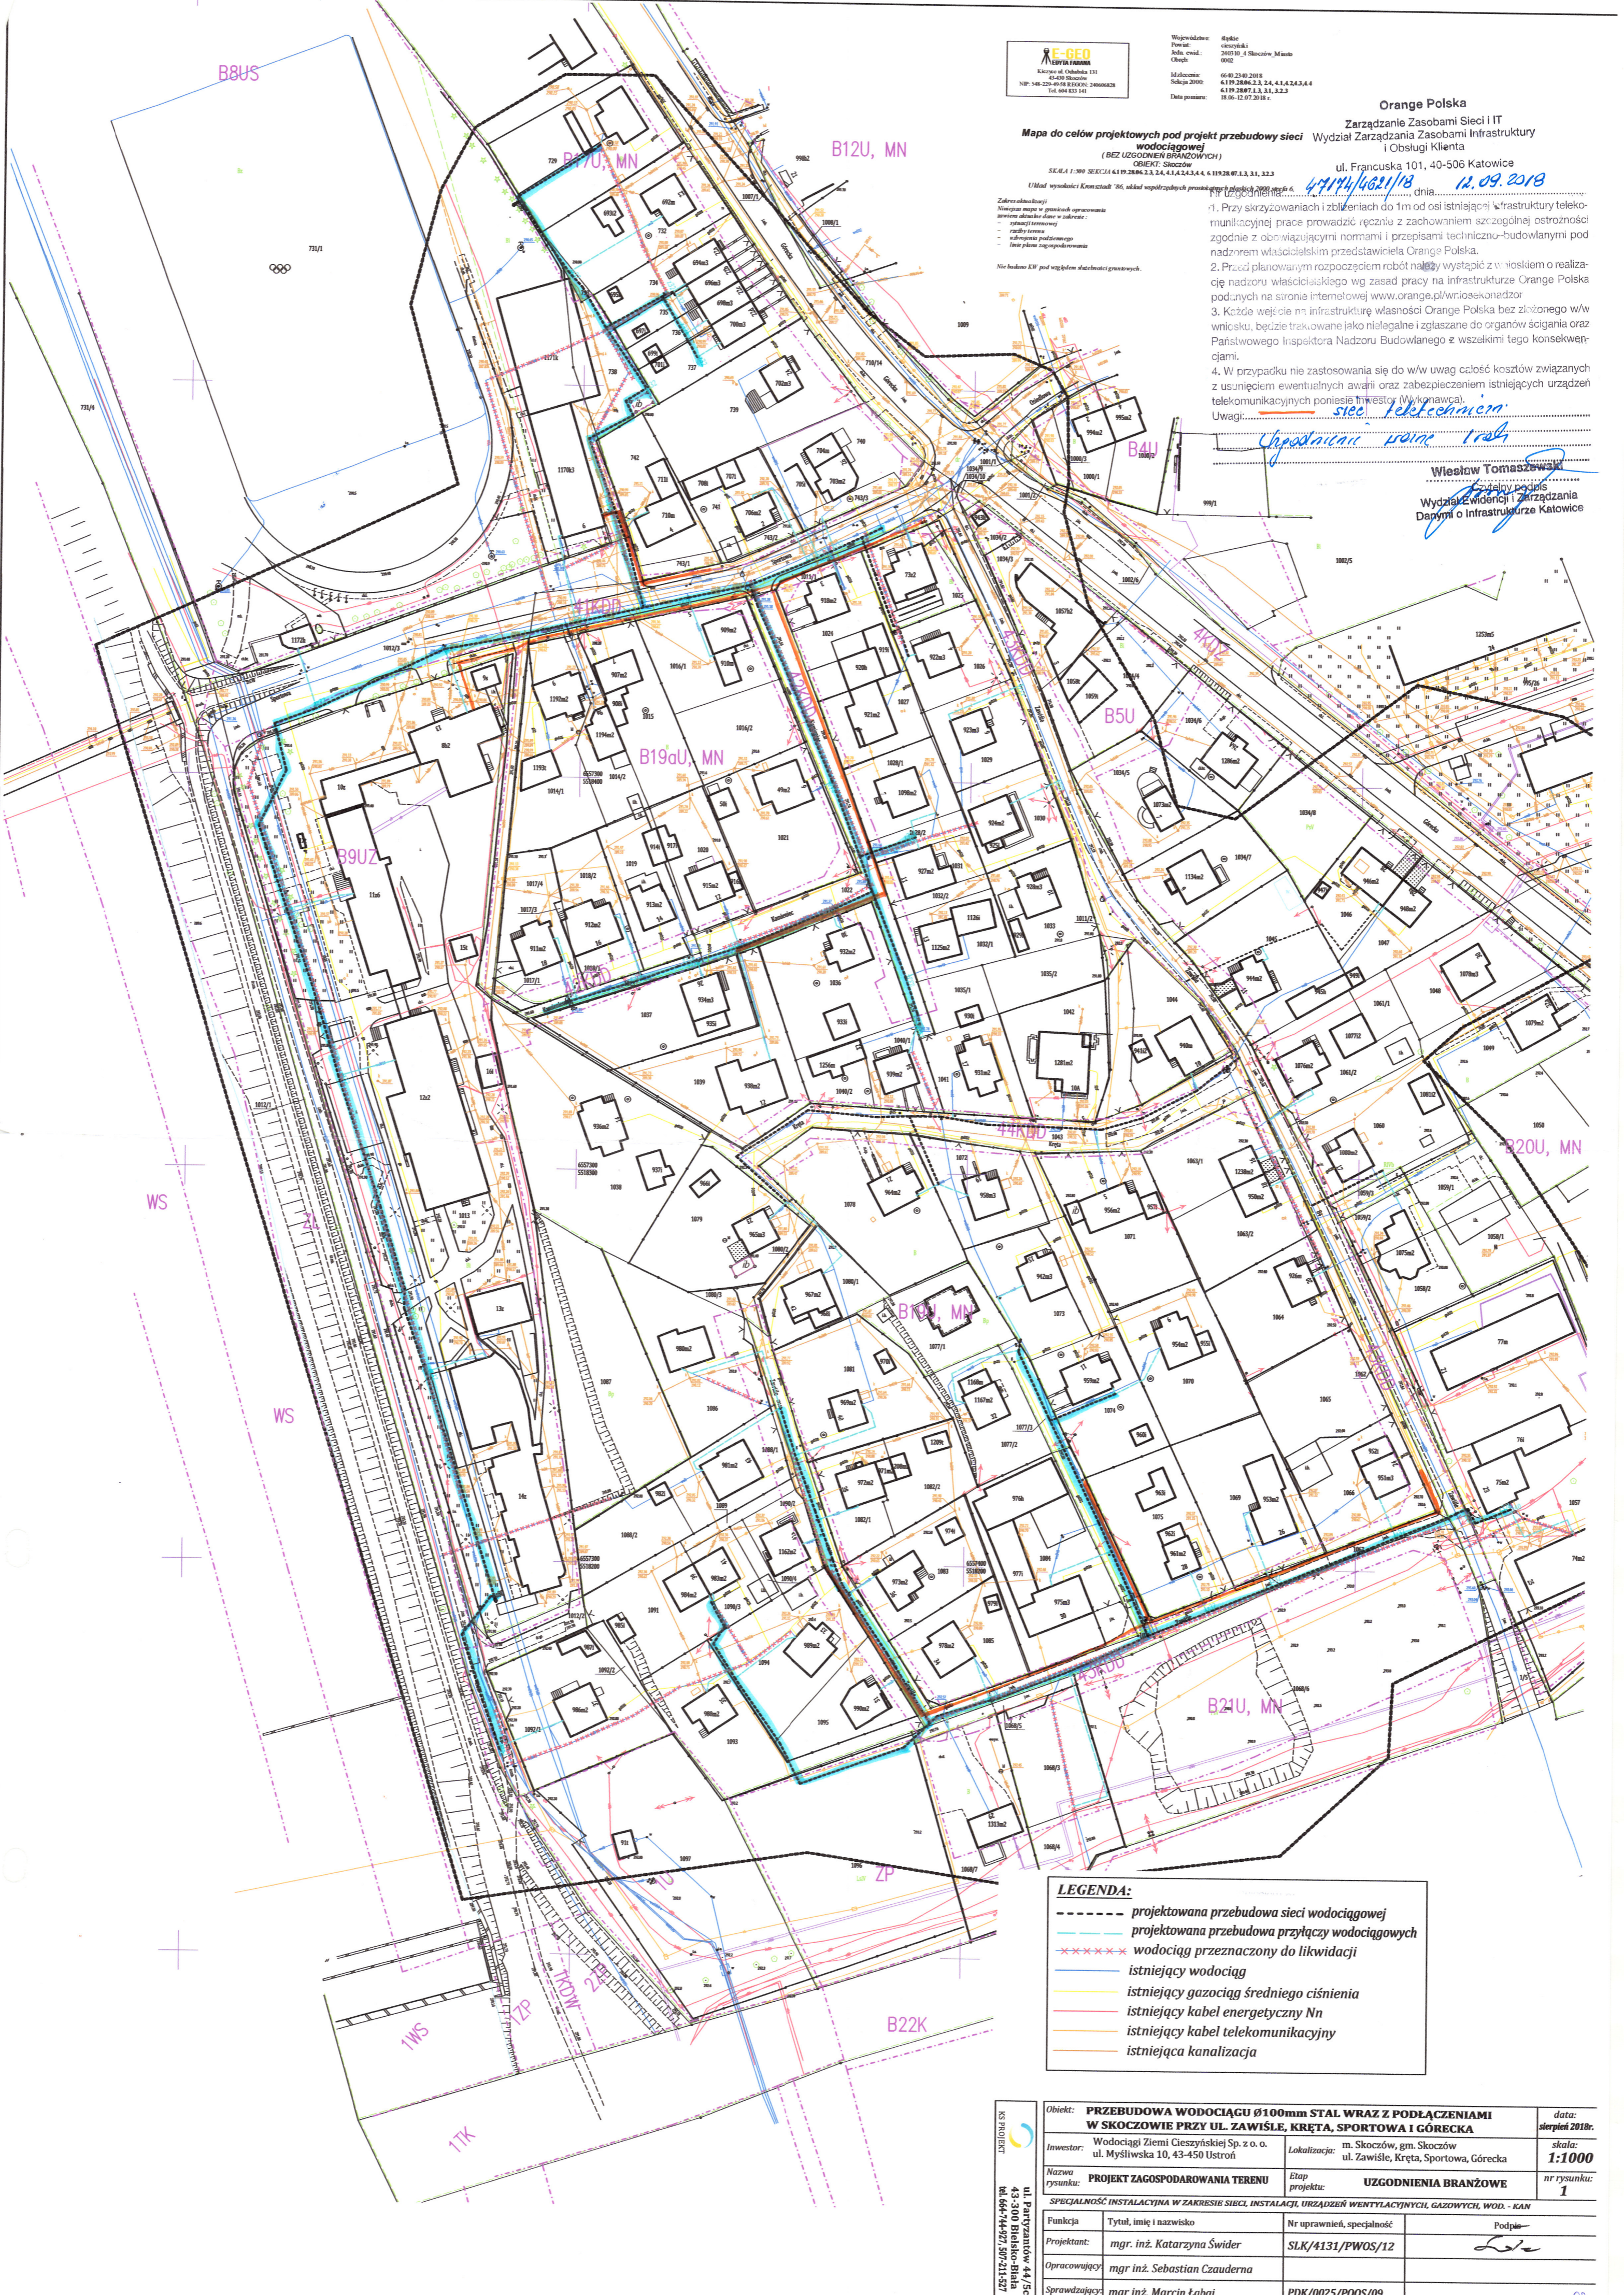

LEGENDA:

- projektowana przebudowa sieci wodociągowej
- projektowana przebudowa przyłączy wodociągowych
- wodociąg przeznaczony do likwidacji
- istniejący wodociąg
- istniejący gazociąg średniego ciśnienia
- istniejący kabel energetyczny Nn
- istniejący kabel telekomunikacyjny
- istniejąca kanalizacja

KS PROJEKT ul. Partyzancką 44/5c 43-500 Bielstów-Blachy tel. 664-44-227, 50-211-527	Objekt: PRZEBUDOWA WODOCIĄGU Ø100mm STAL WRAZ Z PODŁĄCZENIAMI W SKOCZOWIE PRZY UL. ZAWISŁE, KRĘTA, SPORTOWA I GÓRCKA	data: sierpień 2018r.	
	Inwestor: Wodociągi Ziemi Cieszyńskiej Sp. z o.o. ul. Myśliwska 10, 43-450 Ustron	Lokalizacja: m. Skoczów, gm. Skoczów ul. Zawisłe, Kręta, Sportowa, Górecka	skala: 1:1000
	Nazwa rysunku: PROJEKT ZAGOSPODAROWANIA TERENU	Etap projektu: UZGODNIENIA BRANŻOWE	nr rysunku: 1
	SPECJALNOŚĆ INSTALACYJNA W ZAKRESIE SIECI, INSTALACJI URZĄDZEŃ WENTYLACYJNYCH, GAZOWYCH, WOD. - KAN		
Funkcja	Tytuł, imię i nazwisko	Nr uprawnień, specjalność	Podpis
Projektant:	mgr. inż. Katarzyna Świder	SLK/4131/PWOS/12	<i>Lola</i>
Opracowujący	mgr inż. Sebastian Czuderna		
Sprawdzający	mgr inż. Marcin Łabaj	PDK/0025/POOS/09	