

Kiczycze ul. Ochabska 131  
43-430 Skoczów  
NIP: 548-229-49-58 REGON: 240606828  
Tel. 604 833 141

Wejewództwo: śląskie  
Powiat: cieszyński  
Jedn. ewid.: 240310\_4 Skoczów\_Miasto  
Obręb: 0002  
Id zlecenia: 6640.2340.2018  
Sektoria 2000: 6.119.28.06.2.3, 2.4, 4.1, 4.2, 4.3, 4.4  
6.119.28.07.1.3, 3.1, 3.2.3  
Data pomiaru: 18.06-12.07.2018 r.


### Mapa do celów projektowych pod projekt przebudowy sieci wodociągowej (BEZ UZGODNIEN BRANŻOWYCH)

OBIEKT: Skoczów  
SKALA 1:500 SEKCJA 6.119.28.06.2.3, 2.4, 4.1, 4.2, 4.3, 4.4, 6.119.28.07.1.3, 3.1, 3.2.3

Układ wysokości Kronsztadt '86, układ współrzędnych prostokątnych płaskich 2000 strefa 6.

Zakres aktualizacji  
Niniejsza mapa w granicach opracowania zawiera aktualne dane w zakresie:  
- sytuacji terenowej  
- rzeźby terenu  
- uzbrojenia podziemnego  
linie planu zagospodarowania

Nie badano KW pod względem służebności gruntowych.

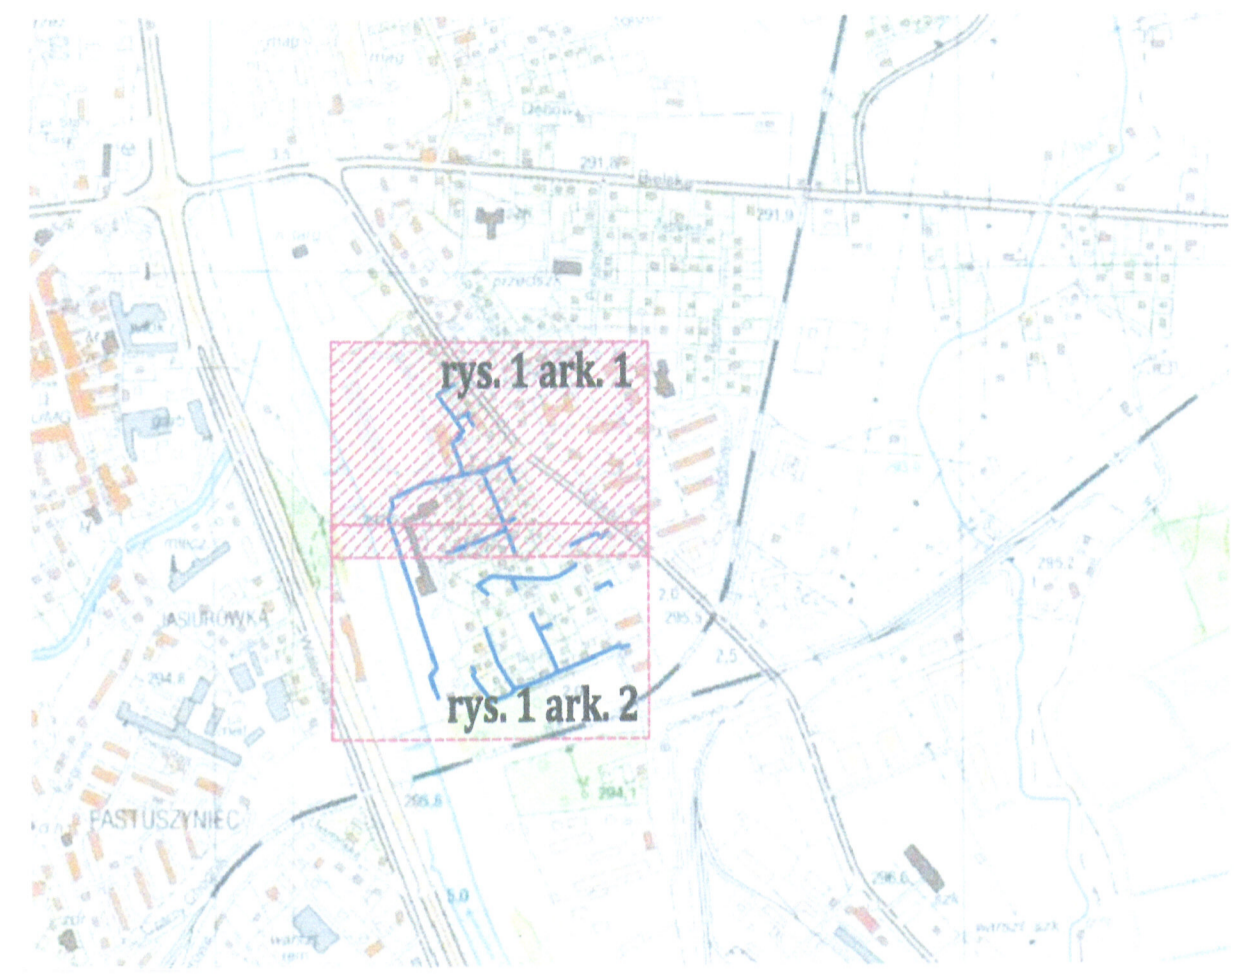

B8U5

B17U, MN

B12U, MN

731/1

„Miejskie Spółka SKO-EKO sp. z o.o.”  
43-430 Skoczów, ul. Okazyjna 10  
NIP: 5482807239, REGON: 241438068  
KRS: 0000347303 Sąd Rejonowy w Bielsku-Białej  
-2-  
**ZALĄCZNIK DO UZGODNIENIA**  
NR. Spr. Gk. IV. 15/11/1337/2018  
z dnia 19.11.2018 r.  
**NA PLANIE NANIESIONO ORIENTACYJNY PRZEKRYCIE I WIDOKI SIECI KANALIZACYJNEJ**  
- ISTN. KANALIZACJA SANITARNA  
- PRZEKRYCIE PRZEKRYCIE KANALIZACJI SANITARNEJ USTALONY DO WIZJI W TERENIE  
Z-ca KIEROWNIKA Działu Gospodarki Ściekowej  
Inż. Małgorzata Piś

Legenda:

ib - inna budowla

ZBLIŻENIA DO KANALIZACJI

#### LEGENDA:

- projektowana przebudowa sieci wodociągowej Dn110, Dn90, Dn63mm PE
- projektowana przebudowa przyłączy wodociągowych Dn63, Dn50, Dn40mm PE
- strefa oddziaływania obiektu budowlanego wyznaczono 1,2m szerokości wodociąg przeznaczony do likwidacji
- istniejący wodociąg
- istniejący gazociąg średniego ciśnienia
- istniejący kabel energetyczny Nn
- istniejący kabel telekomunikacyjny
- istniejąca kanalizacja
- istniejąca sieć ciepłownicza

Powierzam za zgodność z oryginałem mapy do celów projektowych z dn. 12.07.2018

	<b>Objekt:</b> PRZEBUDOWA WODOCIĄGU Ø100mm STAŁ WRAZ Z PODŁĄCZENIAMI W SKOCCZOWIE PRZY UL. ZAWISŁE, KRĘTA, SPORTOWA I GÓRCEKA <b>Wodociąg Zielony</b>	<b>Skala:</b> 1:500	
	<b>Investor:</b> Wodociąg Zielony Cieszyński Sp. z o.o. ul. Myśliwska 10, 43-450 Ustka	<b>Localizacja:</b> m. Skoczów, gm. Skoczów ul. Zawisła, Kręta, Sportowa, Górecka	<b>nr rysunku:</b> 1.1 ark. 1
	<b>Nazwa rysunku:</b> PROJEKT ZAGOSPODAROWANIA TERENU	<b>Etap projektu:</b> NARADA KOORDYNACYJNA	<b>nr rysunku:</b> 1.1 ark. 1
	<b>Specjalność:</b> SPECJALNOŚĆ INSTALACYJNA W ZAKRESIE SIECI, INSTALACJI URZĄDZEŃ WENTYLACYJNYCH, GAZOWYCH, WOD.-KAN.	<b>Podpis:</b>	
<b>Funkcja:</b> Tytuł, imię i nazwisko <b>Projektant:</b> mgr inż. Katarzyna Świder <b>Opracowanie:</b> mgr inż. Sebastian Czuderna <b>Sprawdzenie:</b> mgr inż. Marcin Łabaj	<b>Nr uprawnień specjalność:</b> SLK/4131/PWOS/12 <b>Podpis:</b>		